



PLANTA DISTRIBUCIÓN-Planta baja

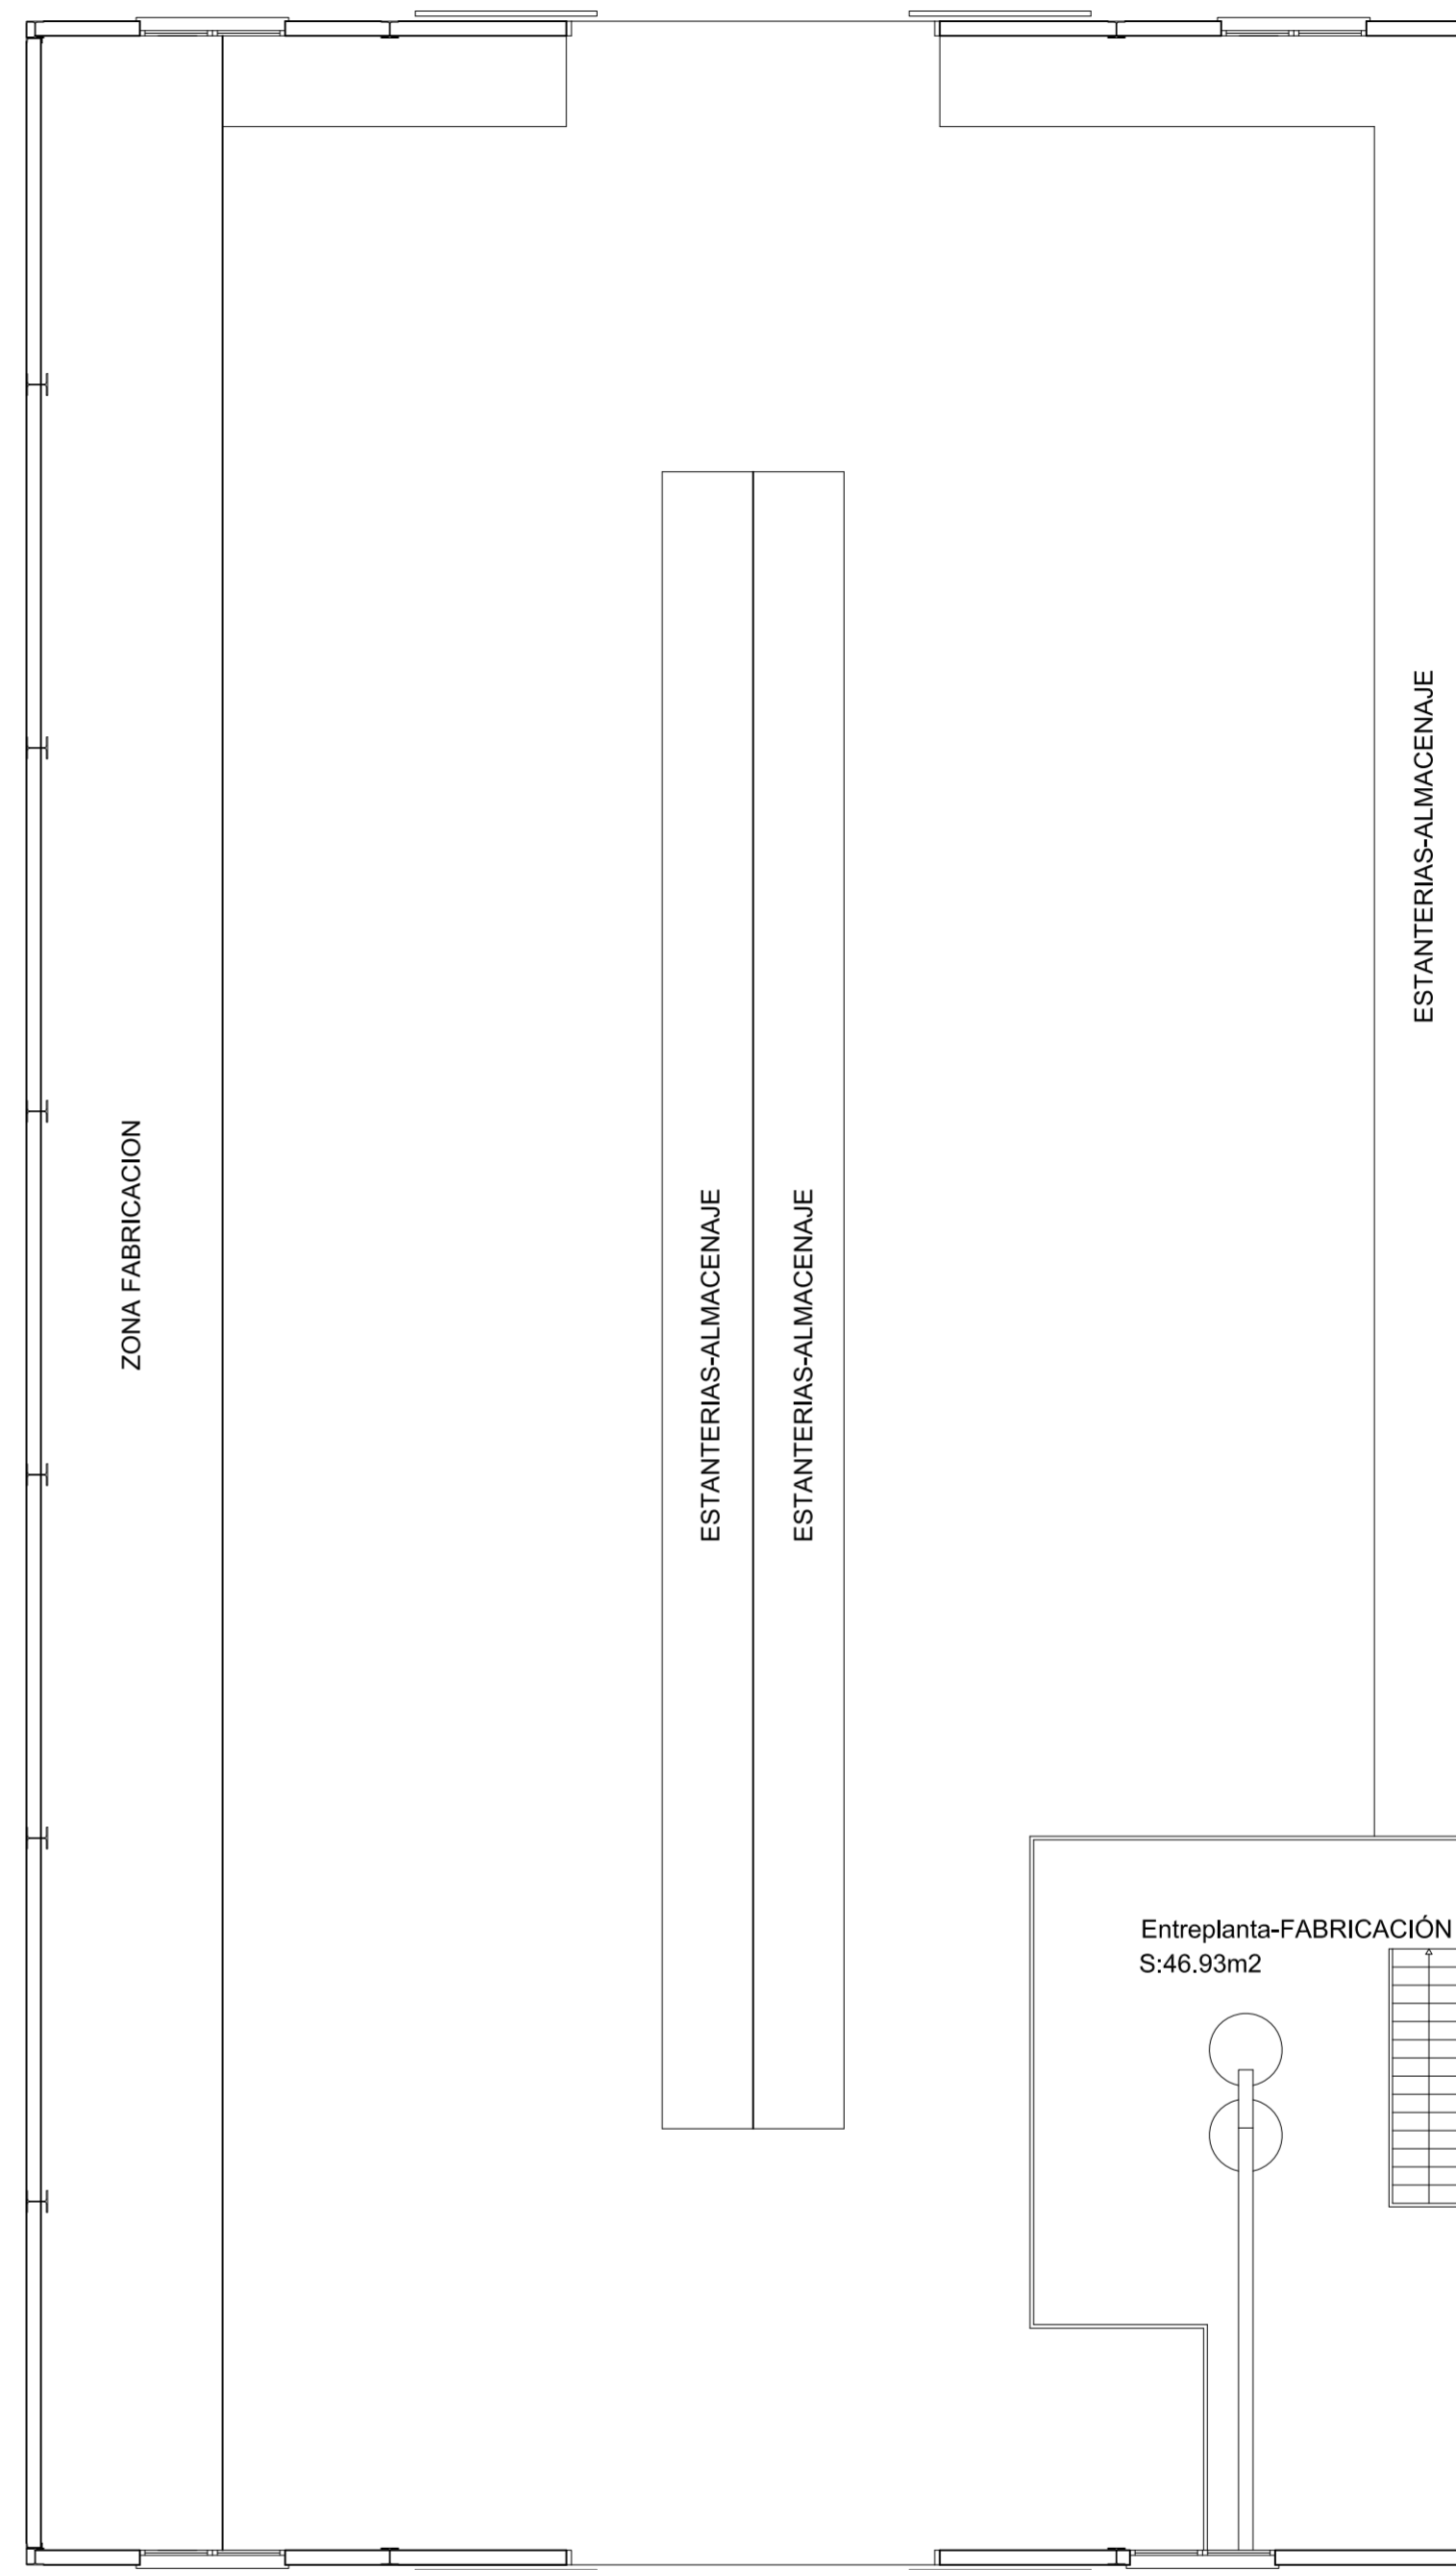

PLANTA DISTRIBUCIÓN-entrepanta

 www.alonsoarquitectos.com M ^a ANGELES ALONSO CALVO CARLOS ALONSO CALVO Avda. España 6, 9 ^º B 10001 CÁCERES Telf: 927 225 709	DOCUMENTO AMBIENTAL PARA FABRICA DE PINTURAS EN MALPARTIDA DE CÁCERES (CÁCERES)	
	PROMOTOR: GLOBALPAINT COATINGS, S.L.	PROYECTO N ^º
ESCALA: 1:100	Planta Distribución NAVE 3 Nave fabricación	N ^º PLANO: 4
FECHA: noviembre-2018	LOS PROMOTORES,	LOS ARQUITECTOS,